


Załącznik do uchwały
Rady Gminy Belsk Duży
z dnia

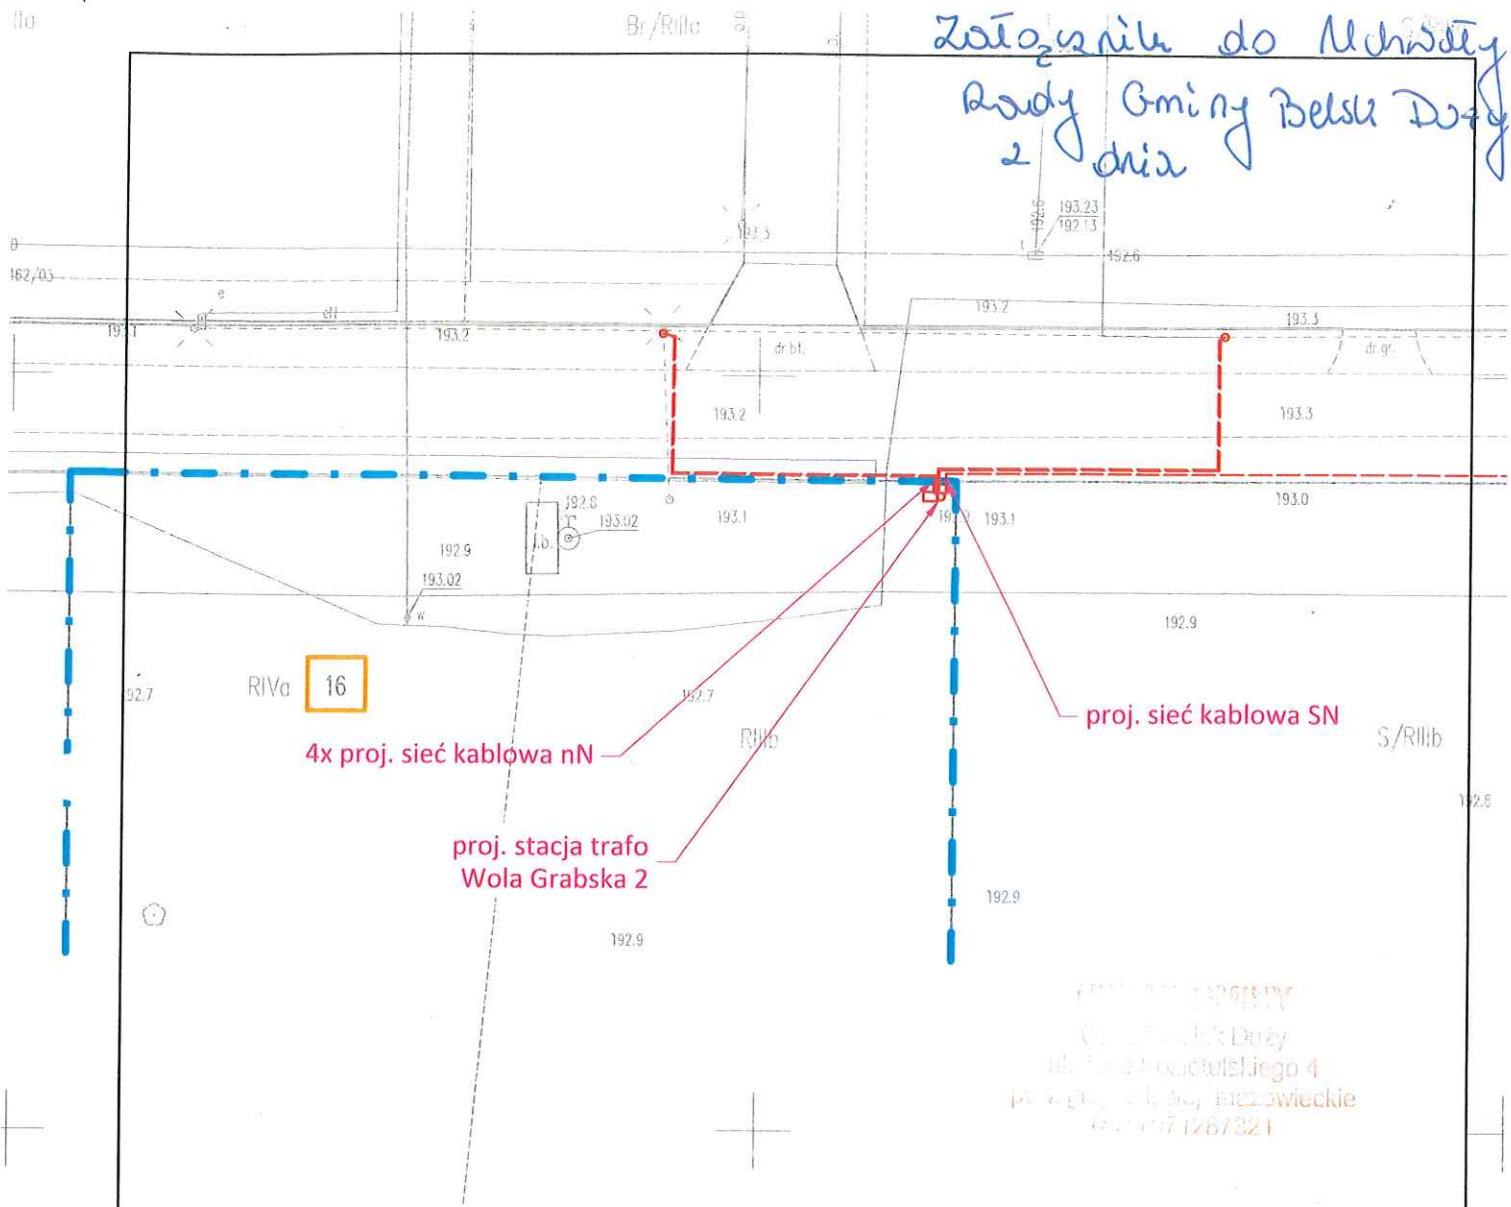

Legenda:

- Projektowana infrastruktura elektroenergetyczna.
- Opis projektowanej inwestycji
- Numer nieruchomości objętej wnioskiem
- Granice działki objętej wnioskiem

Inwestor: PGE Dystrybucja S.A. 20-340 Lublin, ul. Garbarska 21A		
Jednostka projektowa: AZAKO Sp. z o.o., Dzielna 32dB, 26-300 Opoczno		
Nazwa i adres obiektu: PBW przebudowy i rozbudowy linii elektroenerg. SN Grójec-Rosochów, odg. Ginetówka w msc. Sadków, Aleksandrówka, Sadków Kolonia, Wola Grabska, Czekaj, Konstantynów, gm. Belsk Duży oraz Pniewy - etap1		
Stadium: Uzgodnienie	Nr projektu: K.PGR.190028	Nr umowy: 106/LZA/KPA/2019
Projektował: Paweł Kowalczyk	Nr uprawnień: LOD/1927/POOE/12	Podpis:
Asystował: Kamil Zieliński	Nr uprawnień:	Podpis:
Nazwa rysunku: Plan Zagospodarowania Terenu		Data: 10.2021
		Skala: 1:500
		Nr rysunku: E-01
		Nr strony: